


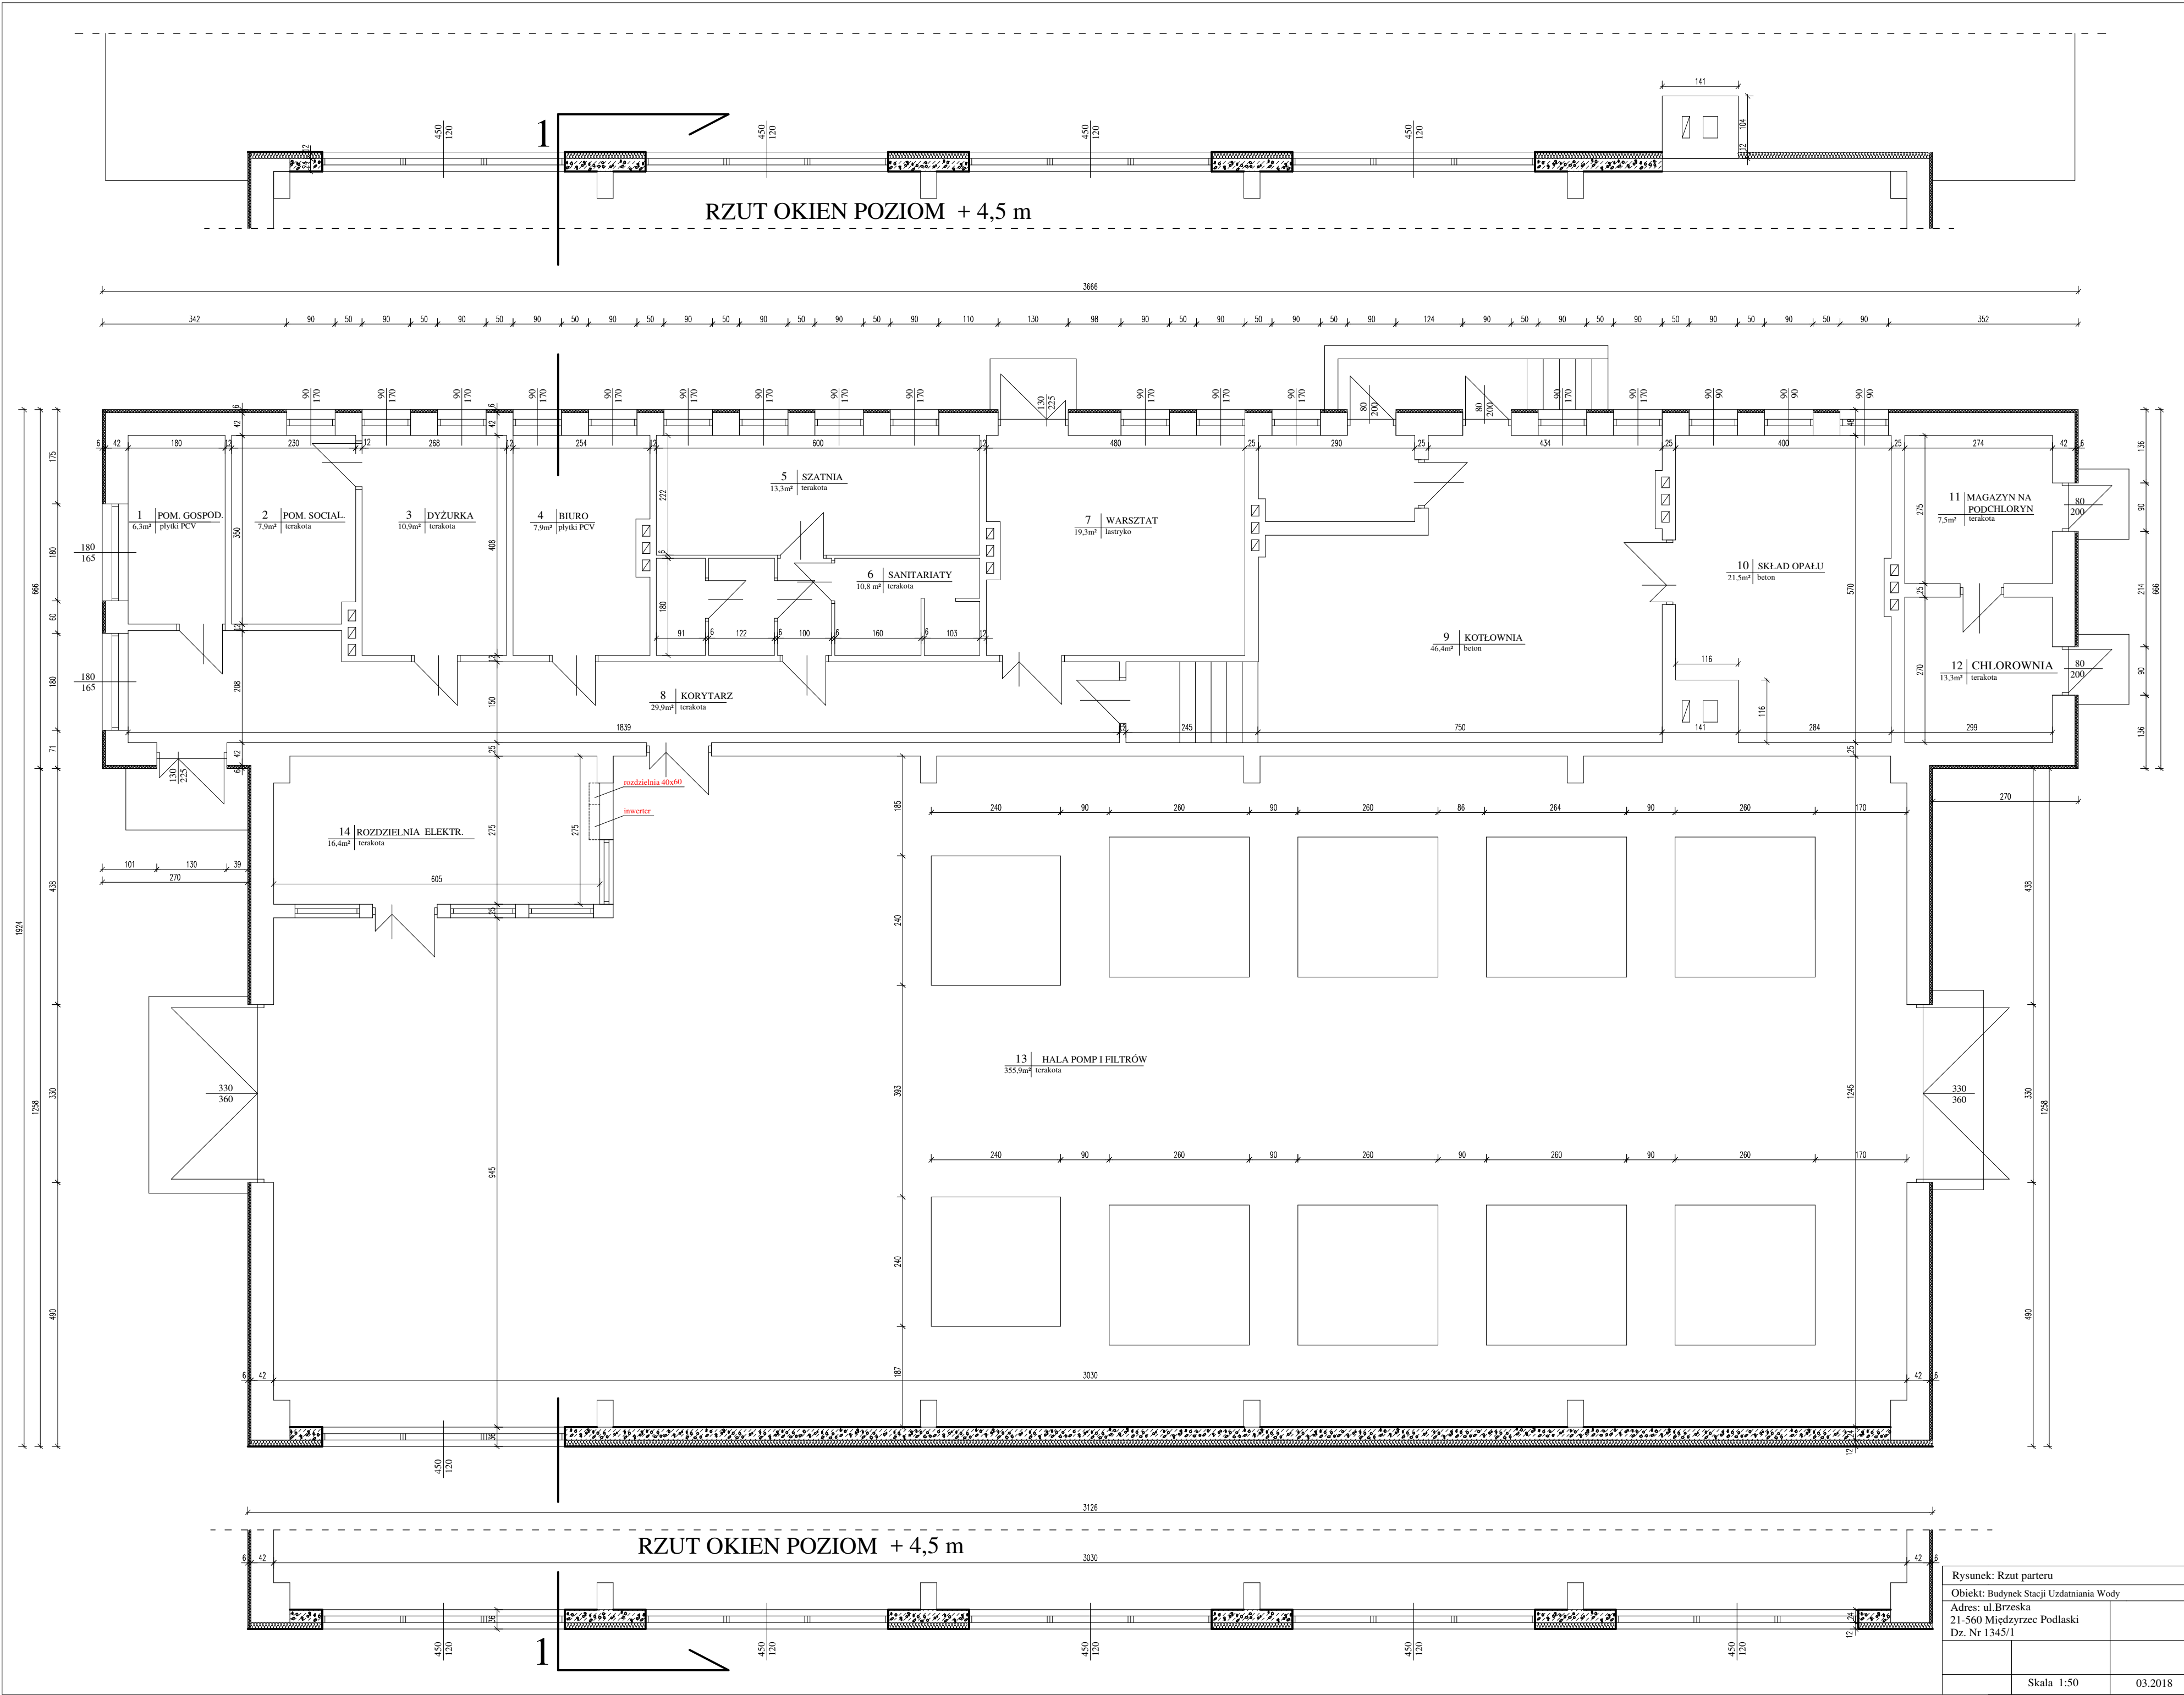

Rysunek: Rzut parteru		
Obiekt: Budynek Stacji Uzdatniania Wody		
Adres: ul.Brzeska		
21-560 Międzyrzec Podlaski		
Dz. Nr 1345/1		
Skala 1:50		03.2018